


LEGENDA

- |    |                                    |      |                             |
|----|------------------------------------|------|-----------------------------|
| 32 | PIAZZOLA DISINFESTAZIONE AUTOMEZZI | 37   | VASCA DI CARICO R.S.N.P.    |
| 16 | PESA A PONTE                       | 16   | DIGESTORE                   |
| 11 | SILO ORIZZONTALE                   | 29   | POST-DIGESTORE              |
| 14 | ALIMENTATORE VASLAF                | 28.4 | VASCHE DI STOCCAGGIO FANGHI |
| 30 | AREA STOCCAGGIO POLLINA            | 35   | BIOFILTRO                   |
| 8  | VASCA DI CARICO DEIEZIONI ANIMALI  | 36.4 | VASCHE DI PRELIEVO FANGHI   |
| 6  | CONTAINER POMPAGGIO                |      |                             |
| 7  | CONTAINER ELETTRTECNICA            |      |                             |
| 16 | DIGESTORE                          |      |                             |
| 2  | DIGESTORE                          |      |                             |
| 3  | POST-DIGESTORE                     |      |                             |
| 21 | VASCA POLMONE DIGESTATO T.O.       |      |                             |
| 12 | SEPARATORE                         |      |                             |
| 13 | CONCIMA SEPARATO SOLIDO            |      |                             |
| 22 | VASCA POLMONE SEPARATO LIQUIDO     |      |                             |
| 34 | VASCA DI STOCCAGGIO                |      |                             |
| 33 | VASCA DI SCARICO INVERBATA         |      |                             |
| 25 | DEPURAZIONE BIOGAS                 |      |                             |
| 4  | COGENERATORE                       |      |                             |
| 5  | QUADRI ELETTRICI                   |      |                             |
| 9  | SKID OLIO                          |      |                             |
| 23 | POZZETTO RACCOLTA CONDENSA         |      |                             |
| 10 | TORCIA                             |      |                             |
| 15 | CABINA ELETTRICA                   |      |                             |
| 17 | RISERVA IDRICA ANTINCENDIO         |      |                             |
| 20 | VANO TECNICO M.U.F.                |      |                             |
| 18 | PARCHEGGIO                         |      |                             |
| 19 | UFFICI E SERVIZI                   |      |                             |
| 24 | BACINO DI LAMINAZIONE              |      |                             |
| 26 | VASCA DI PRIMA PRODOTTA            |      |                             |
| 27 | SERBATOI GASOLIO                   |      |                             |
- 
- |  |                                       |
|--|---------------------------------------|
|  | TUBAZIONE BIOGAS                      |
|  | LINEA 1                               |
|  | TUBAZIONE DI CARICO DEIEZIONI ANIMALI |
|  | TUBAZIONE SUBSTRATO                   |
|  | TUBAZIONE DI SCARICO SEPARATO LIQUIDO |

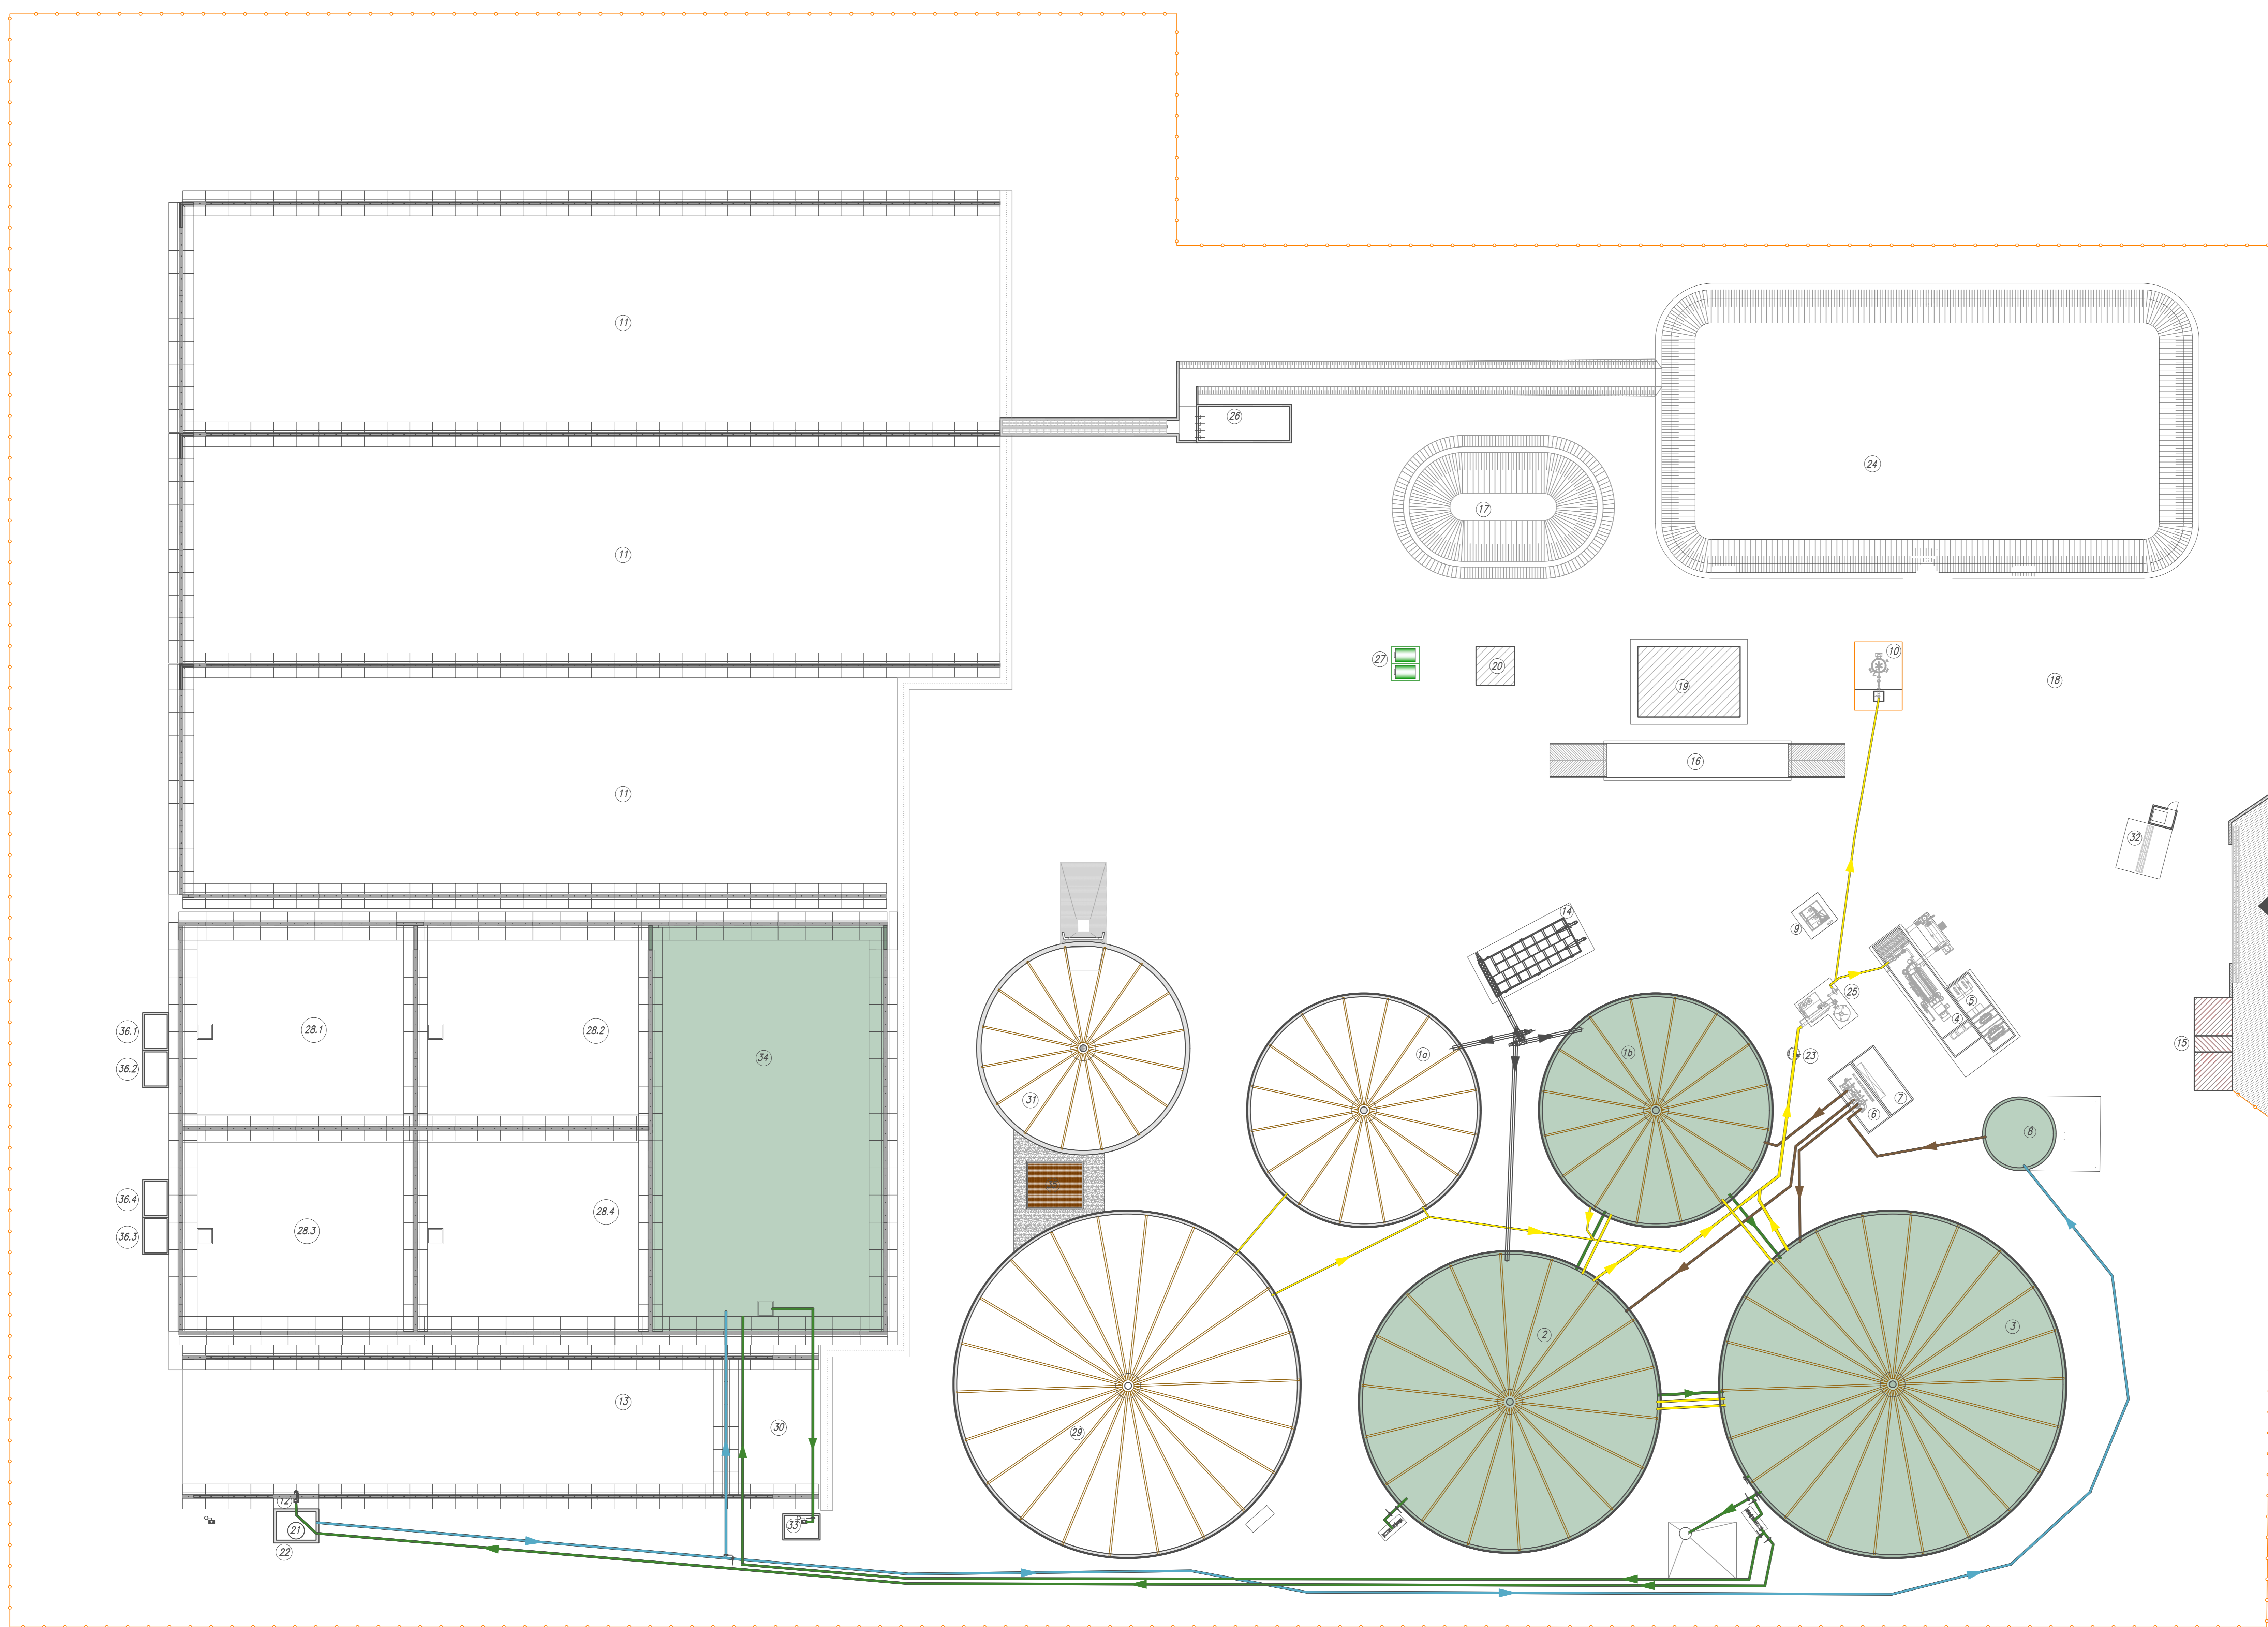

Ciglio fesso  
Fosso consorziale di sgronda

00	21/05/2024	Prima emissione	Uggetto revisione:
Rev.	Data:		
Il Committente:		Il Progettista:	
Localizzazione: REGIONE VENETO PROVINCIA DI VENEZIA COMUNE DI CONCORDIA SAGITTARIA		Committente: <b>Soc. Agr. CONCORDIA BIOGAS s.r.l.</b> Via Possidenza, 5 30023 - Concordia Sagittaria (VE)	
Progetto: MODIFICA DI IMPIANTO ESISTENTE A BIOMASSE VEGETALI CON INTEGRAZIONE DI UNA LINEA PER LA VALORIZZAZIONE DI RIFIUTI SPECIALI NON PERICOLOSI		Oggetto: Planimetria condotte linea 1	
Commissio: 1.336		Scala: 1:250	Tavola: 14.1V.1
Data: 06/04/2023		File: 1.336-COB-Planimetria.dwg	
Disegnatore: Castellon geom. Andrea			