




SEZIONE B-B

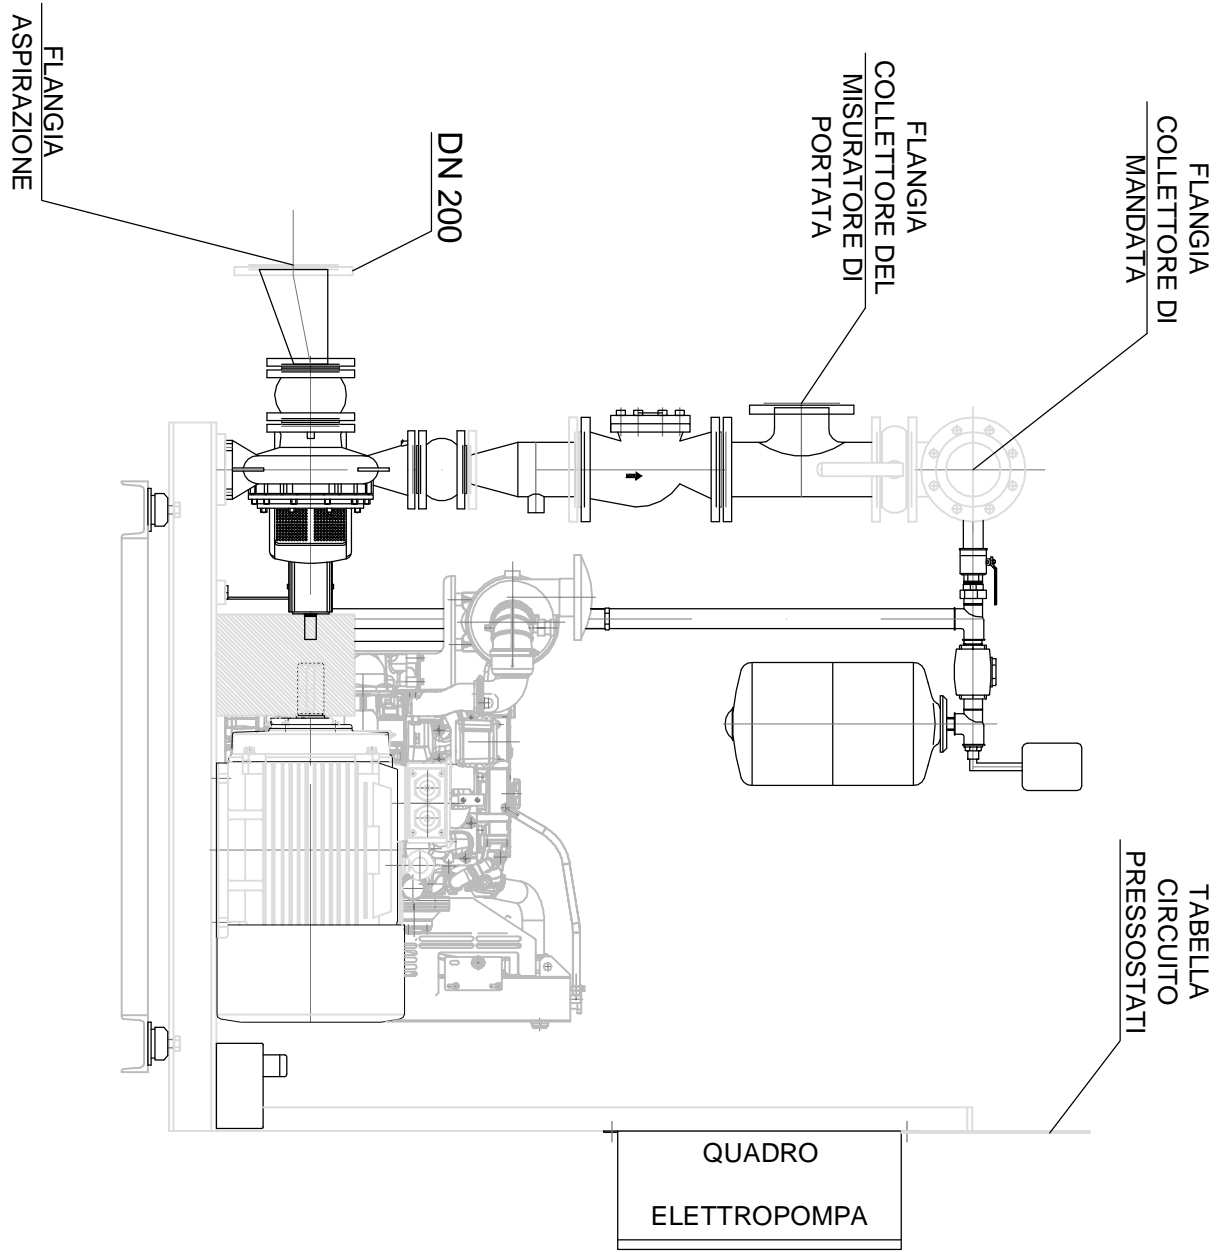


SEZIONE A-A

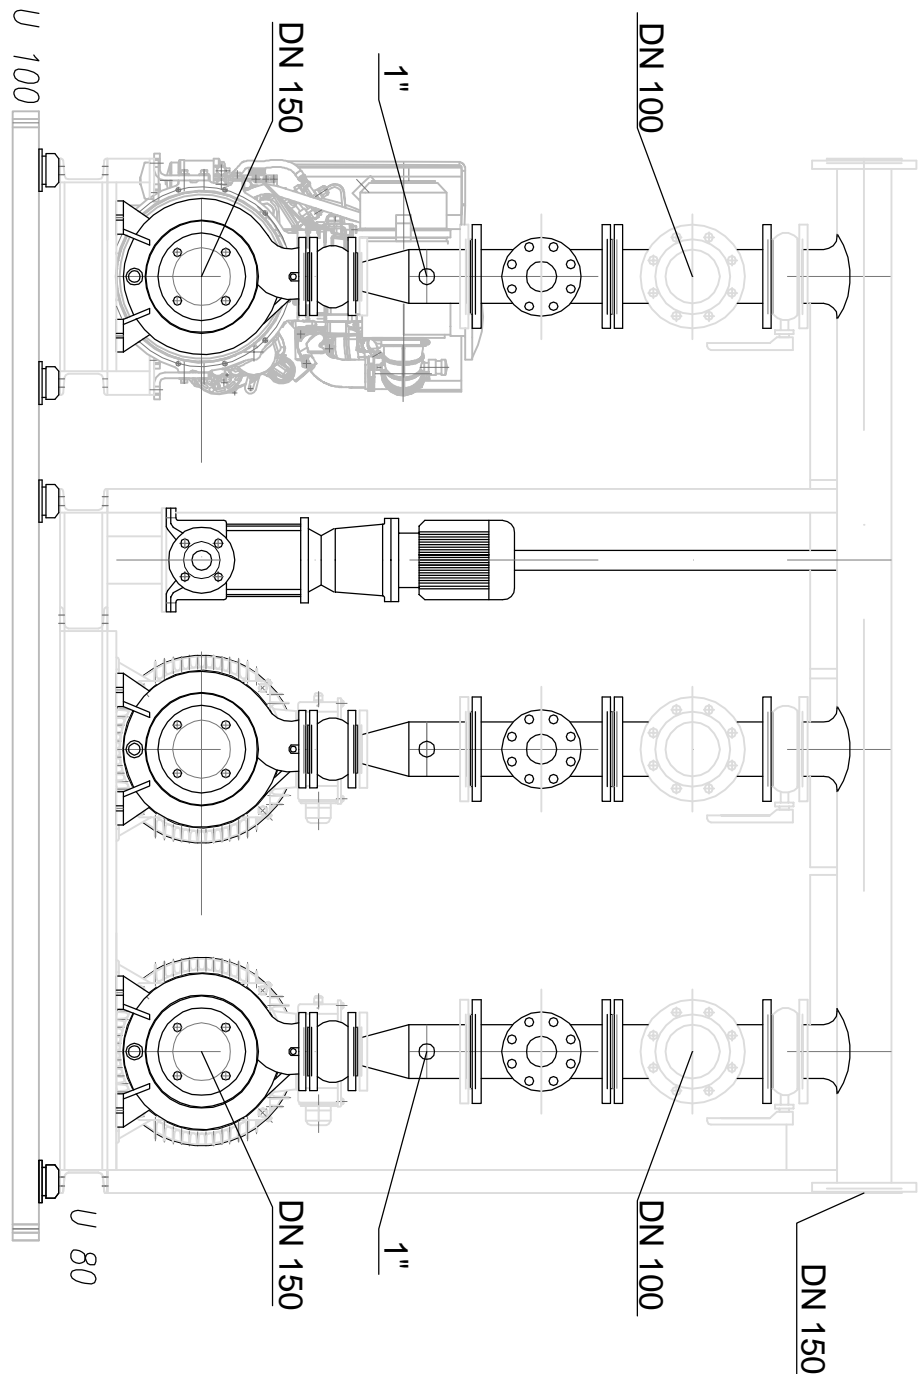

VISTA IN Pianta

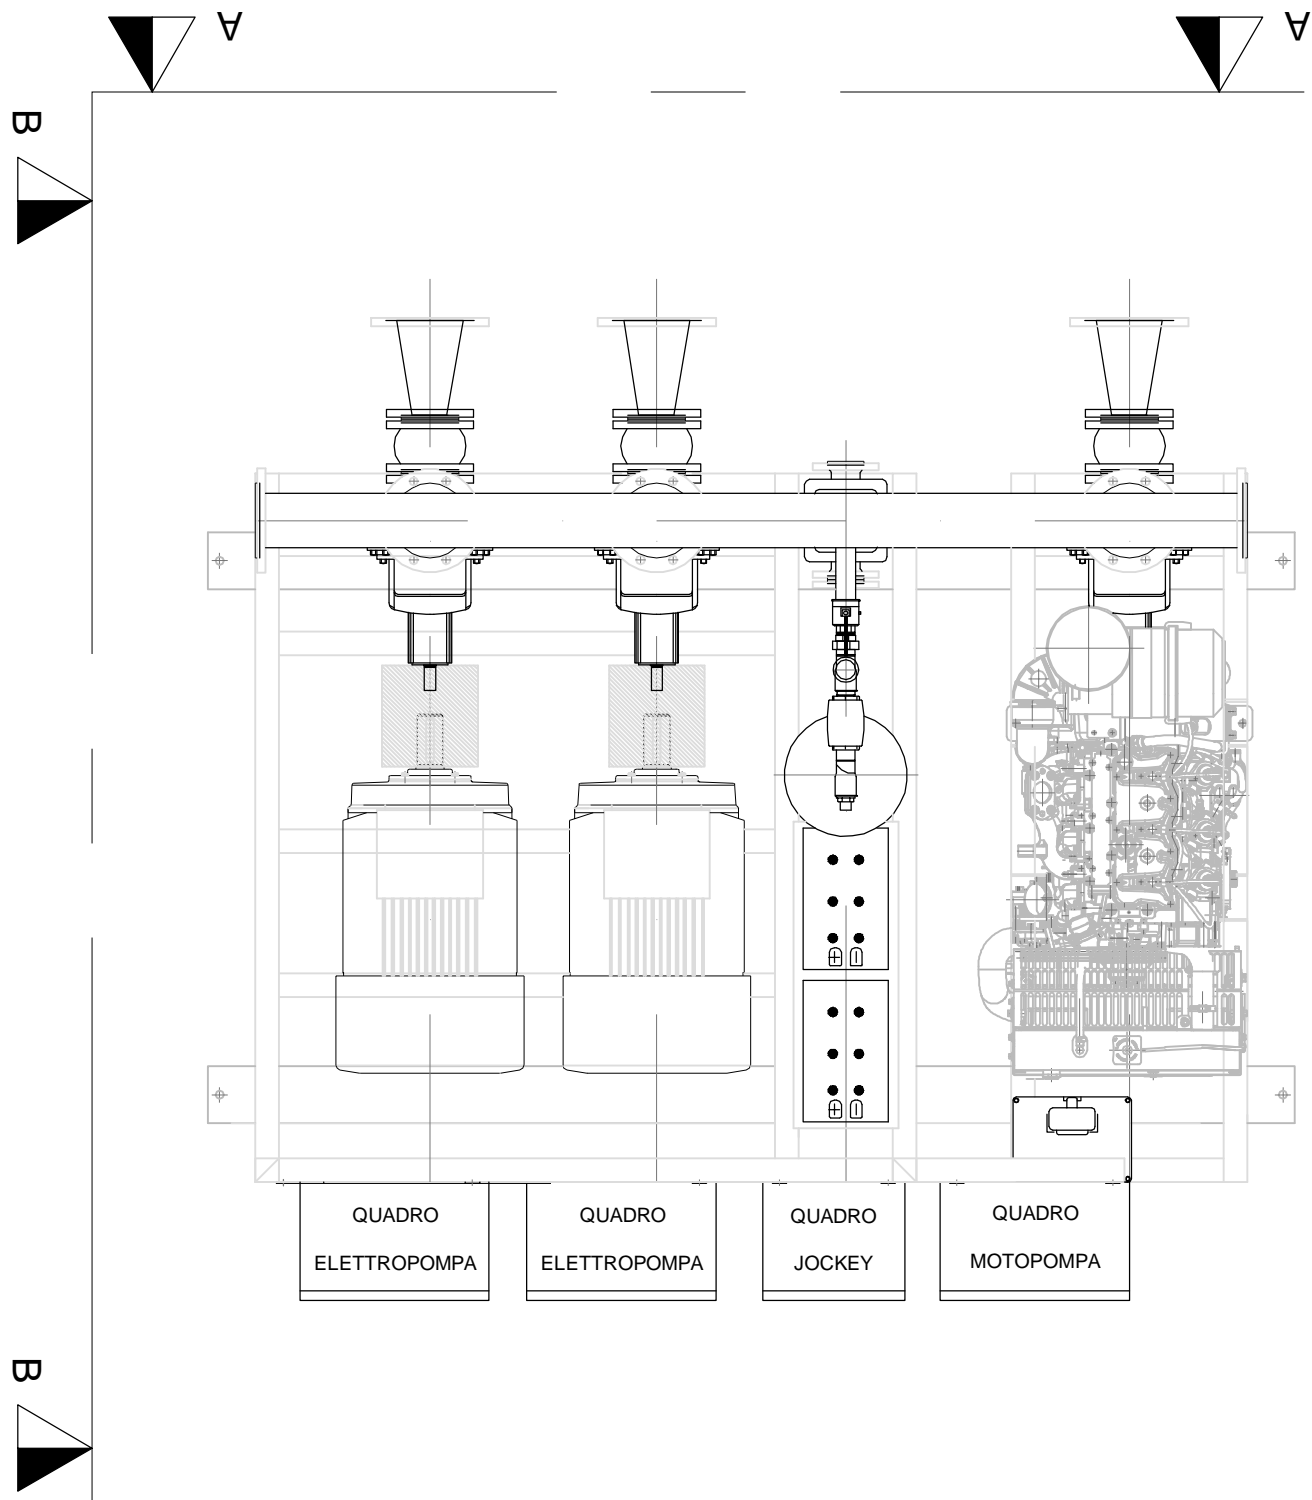

SERBATOIO A GASOLIO It 150 con VASCA DI RACCOLTA

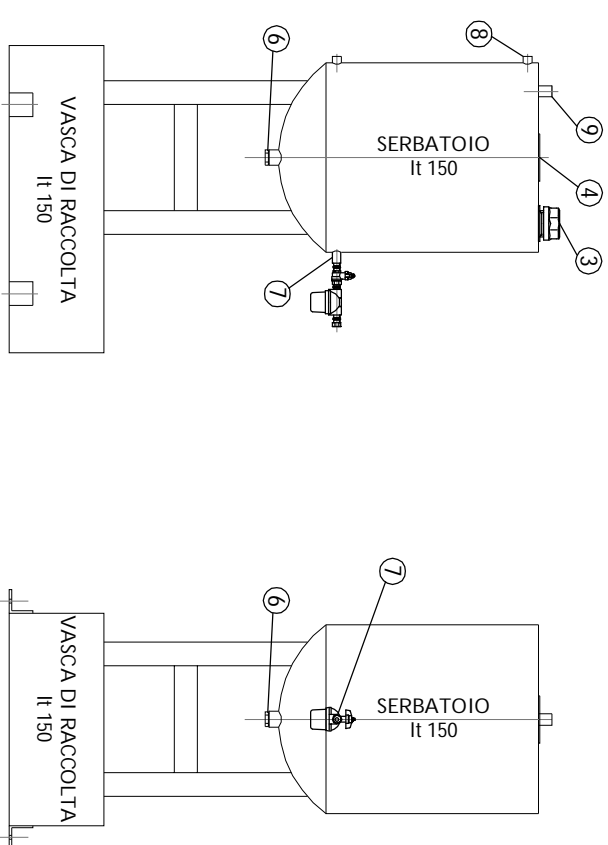

Rif.	DESCRIZIONE
1	Mancotto 3/4" Carico Gasolio
2	Foro Ø40 Gallingante elettrico
3	Ferro Ø50 Carico combustibile
4	Boccaporto Ø100 Ispersione e Pulizia
5	Montaggio Indicatore di Livello
6	Saracino di fondo Ø1"
7	Alimentazione combustibile al motore (raccolto per tubi rame Ø10barri)
8	Ritorno combustibile dal motore (raccolto per tubi rame Ø10barri)
9	Bocchietto carico riempio Ø3/4"

NOTE:

- GRUPPO DI ACCUMULO E PRESSURIZZAZIONE A NORMA UNI EN 12845 e UNI 10779
- LOCALE GRUPPO DI POMPAGGIO A NORMA UNI 11292
- PUNTI DI LAVORO
- portata 2500 l/min
- prevalenza 9,5 bar
PREVEDERE UN GRUPPO CON ALMENO UN MARGINE DI 0,5 bar
- PRESTAZIONI POMPE
- n. 2 elettropompe portata 70% cadauna
- n. 1 motopompa portata 100%
- ALLARMI DA RIPORTARE IN LOCALE PRESIDATO
- sistema di avviamento della motopompa antincendio disattivato
- mancato avviamento della motopompa antincendio
- pompa in funzione
- guasto del quadro di controllo
- IL LOCALE DEVE ESSERE CLIMATIZZATO E MANTENUTO TRA +10/40 °C
- VENTILAZIONE PERMANENTE MINIMA DEL LOCALE 0,25 mq DA AUMENTARE IN FUNZIONE DEL SISTEMA DI RAFFREDDAMENTO DEL MOTORE SCELTO (ARIA o ACQUA) SECONDO QUANTO PREVISTO AL P.TO 5.4 UNI 11292
- LOCALE POMPE CON N. 1 ESTINTORE CON CAPACITA' MIN 34A144BC

ZETA2 consulenza e progettazione in materia di sicurezza

ZETA2studio S.a.s. di Zanardo Roberto
Via Asseggiario n.43/C - 30174 Mestre (Ve)
Tel. e Fax 041.5461807 - e-mail: info@zeta2studio.it - www.zeta2studio.it

IL TECNICO

P.I. Roberto Zanardo - Tel. 328 672940
Ceduto del Pura Inasistat della Provincia di Venezia n.2044
Isento negli elenchi del Ministero dell'Interno ai cui alle legge n.81/84 con n. 4620/84 02/90

PROGETTO
Comittente: **ECO-RICICLI VERITAS srl**
Via della Geologia - Area 43 ha - Marghera (VE)
Ubicazione attività: **COMUNE DI VENEZIA - MALCONTENTA**
Ex "Area 43 ha"

06

OGGETTO	DATA
VALUTAZIONE PROGETTO ANTINCENDIO	21 settembre 2017
Atti 3 D.P.R. 151/11	SCALA 1:20
ELABORATO PARTICOLARE GRUPPO DI PRESSURIZZAZIONE ANTINCENDIO	PRATICA VVF -

Rev.	Data	Descrizione	Disegnato	Controllo	Approvato
00	21.09.2017	Prima Emissione	S.R.P.	S.R.P.	R.Z.
.
.
.

E' VERBA LA RIPRODUZIONE O COMUNICAZIONE A TERZI DEL PRESENTE ELABORATO SENZA ESPRESSA E PRESENTIVA AUTORIZZAZIONE DEL P.I. ROBERTO ZANARDO