

costa bioenergie srl

DEPOSITO DI STOCCAGGIO GAS DI PETROLIO LIQUEFATTI G.P.L. DELLA CAPACITA' DI 9000 METRI CUBI E GASOLI DI 1250 METRI CUBI
PLANIMETRIA GENERALE

Scala: 1:500
OGG.to FEBBRAIO 2014
doc.to APRILE 2013


DISPOSITIVI ANTINCENDIO E PREVENZIONE INCENDIO

DIS. 1.001 - A99 | DIS. 1.001 - A2013

Aggiornamento 11.02.2014

F.G.

TAV.3

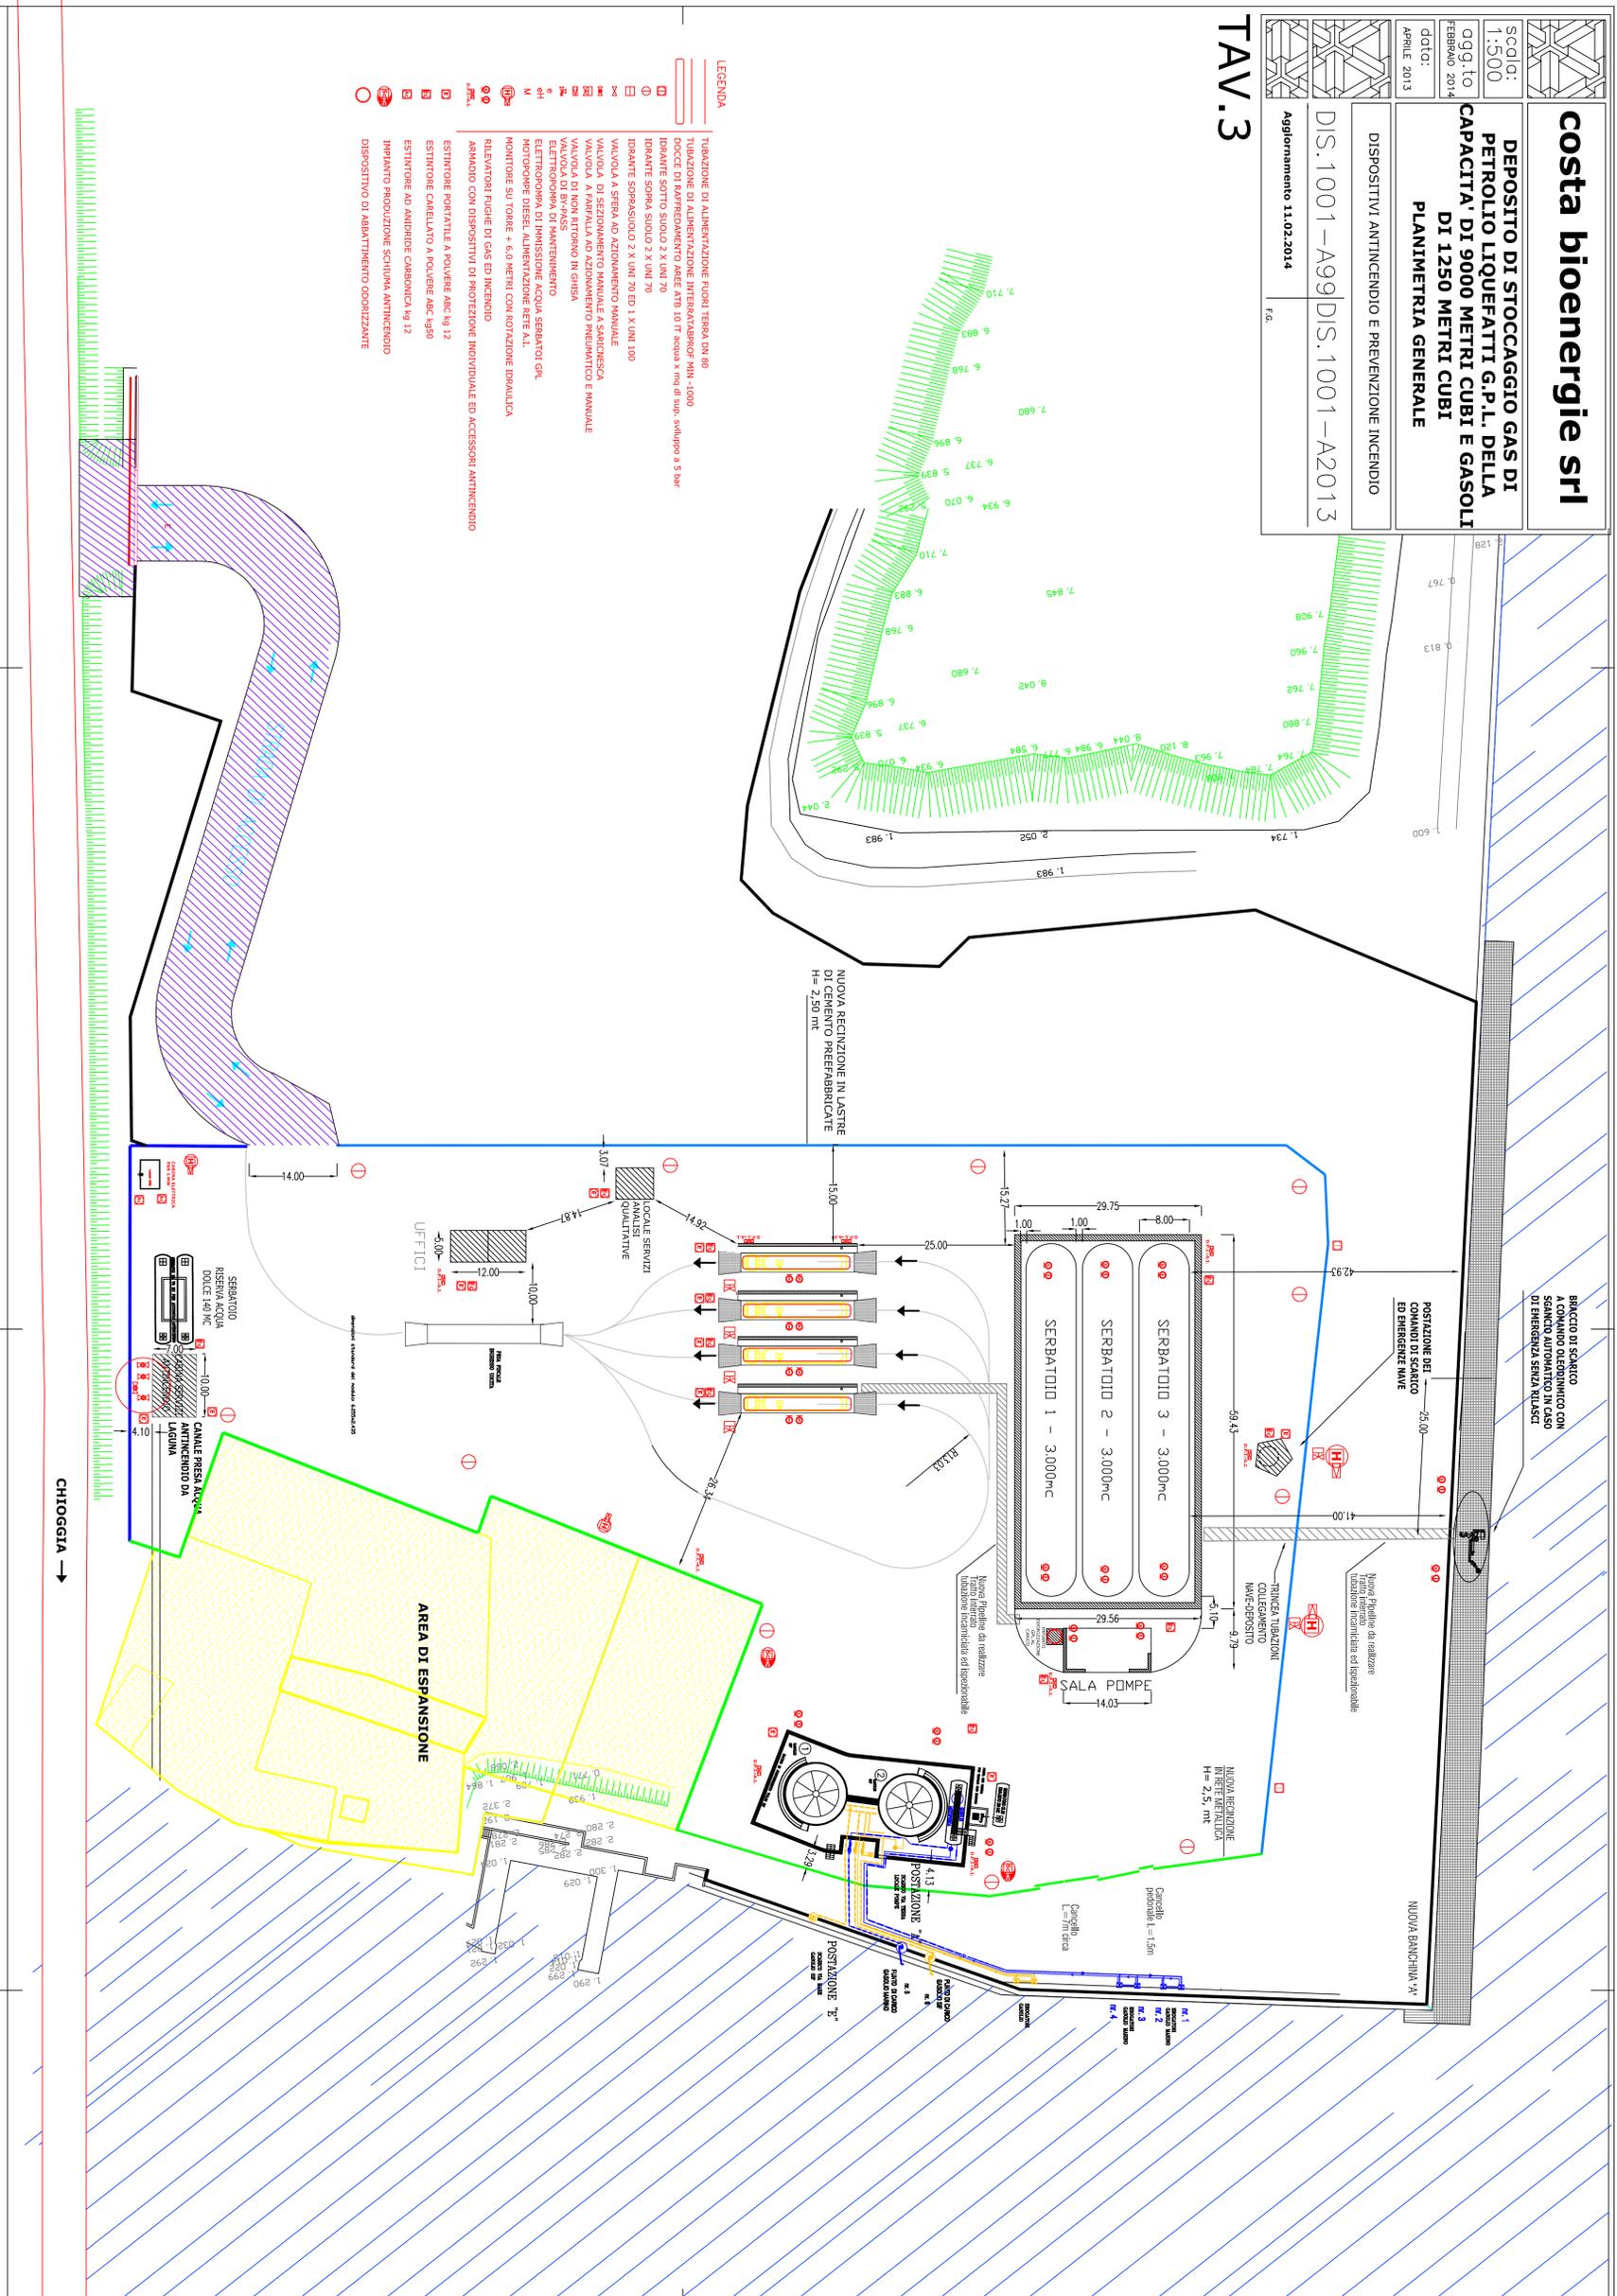

LEGENDA

- TUBAZIONE DI ALIMENTAZIONE NUOVA TERRA DN 80
- TUBAZIONE DI ALIMENTAZIONE INTERATTIVAPROF-MIN -1000
- DOCCIA DI RAFFREDDAMENTO ANTE ATB 10 FT acqua x mq di sup. sviluppo a 5 bar
- IDRANTE SOTTO SUOLO 2 X UNI 70
- IDRANTE SOPRA SUOLO 2 X UNI 70 ED 1 X UNI 100
- VALVOLE A SFERA AD AZIONAMENTO MANUALE
- VALVOLE DI SEZIONAMENTO MANUALE A SERRACCHISA
- VALVOLE A FARFALLA AD AZIONAMENTO MECCANICO E MANUALE
- VALVOLE DI NON RITORNO IN GHISA
- ELETTRONIPPA DI MANTENIMENTO
- ELETTRONIPPA DI IMMISSIONE ACQUA SERBATOI GPL
- MOTORPOMPE DIESEL ALIMENTAZIONE RETE A.I.
- MONITORE SU TORRE + 6,0 METRI CON ROTAZIONE IDRAULICA
- RILEVATORI FUGHE DI GAS ED INCENDIO
- ARMADIO CON DISPOSITIVI DI PROTEZIONE INDIVIDUALE ED ACCESSORI ANTINCENDIO
- ESTINTORE PORTATILE A POLVERE ABC kg 12
- ESTINTORE AD ANIDRIDE CARBONICA kg 12
- ESTINTORE AD ANIDRIDE CARBONICA kg 12
- IMPIANTO PRODUZIONE SCHIUMA ANTINCENDIO
- DISPOSITIVO DI ABBATTIMENTO ODORIZZANTE